




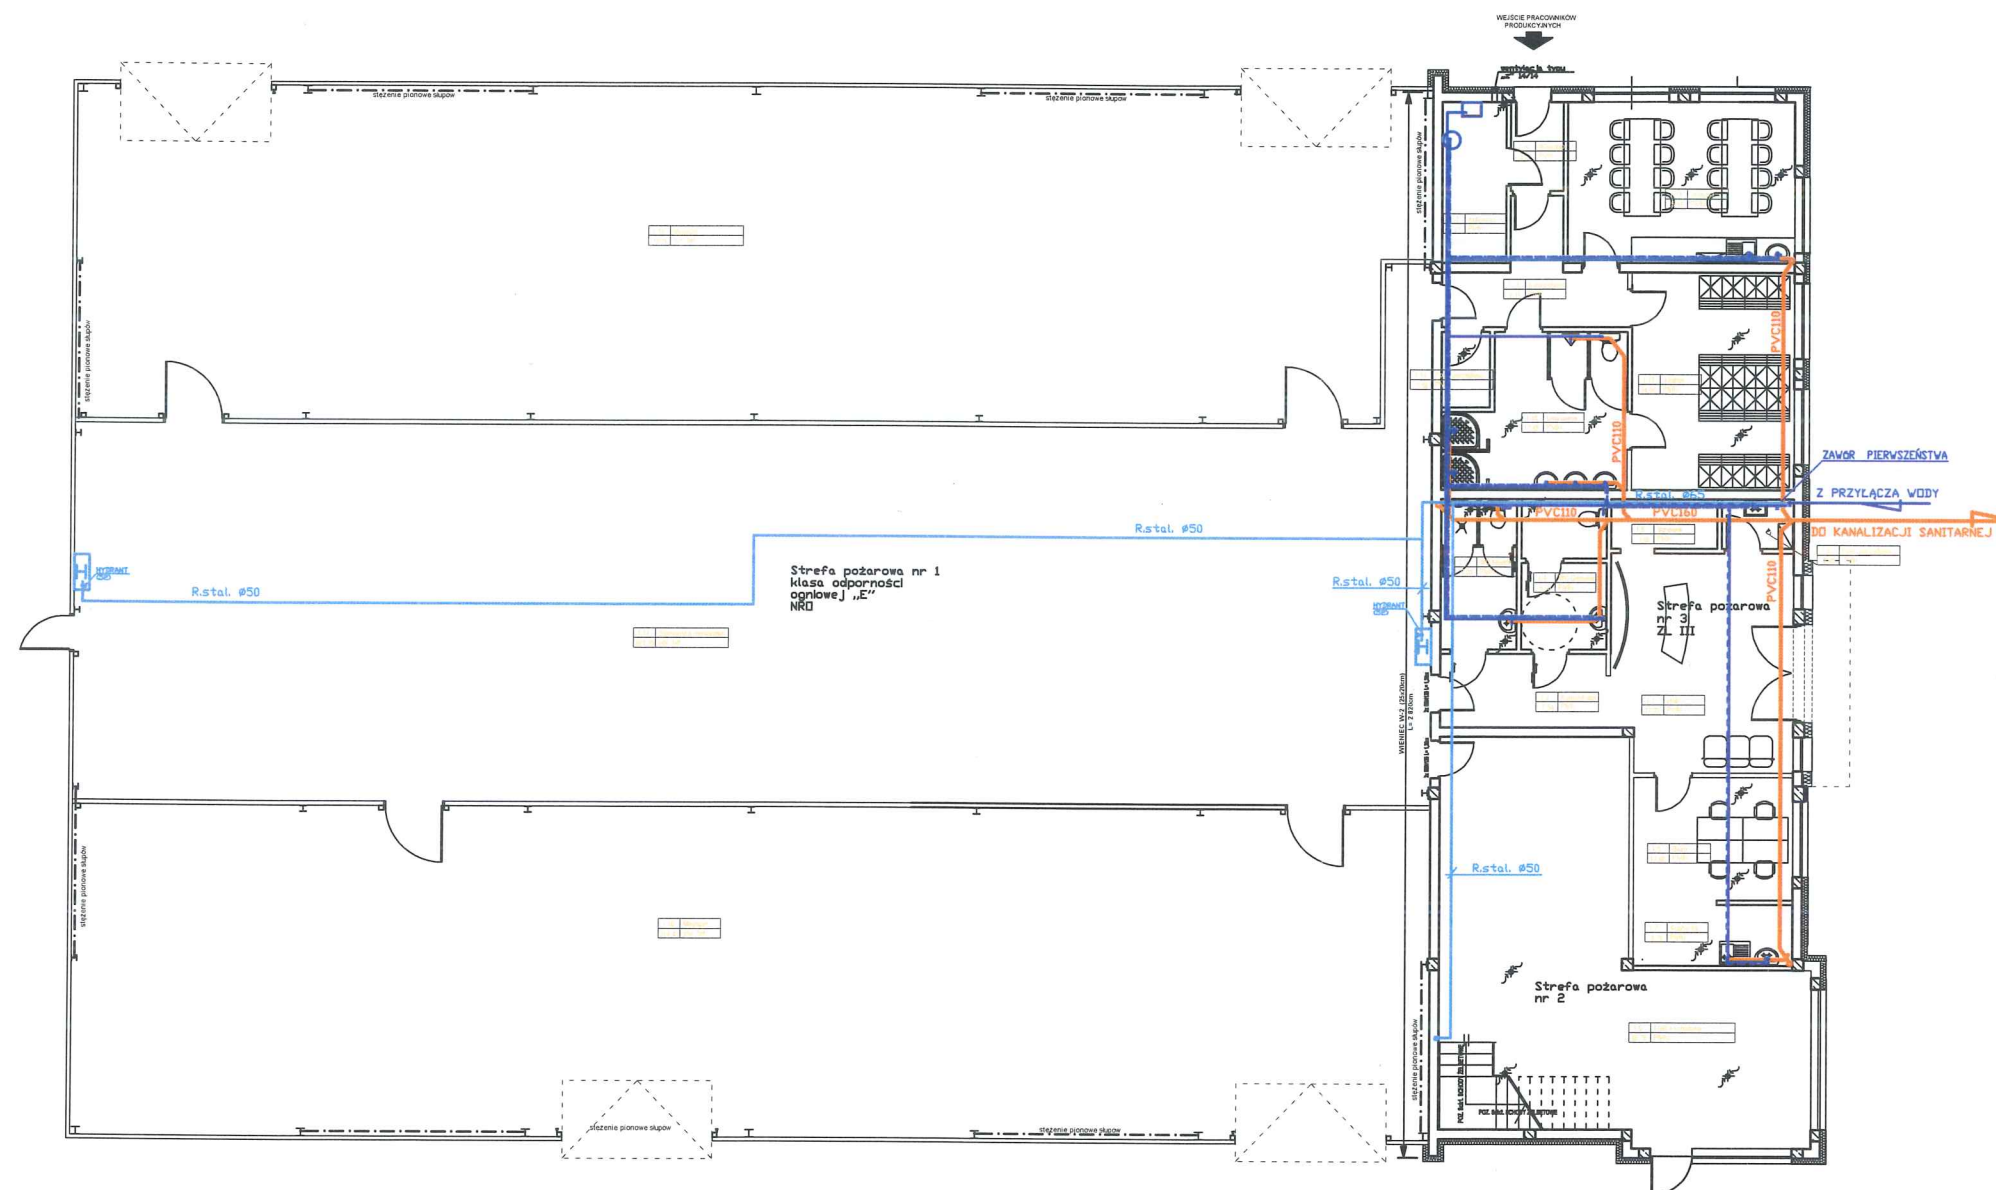


Temat: WEWNĘTRZNA INSTALACJA WOD-KAN		Skala: 1:200
RZUT PARTERU		
Obiekt: HALA MAGAZYNOWO-USŁUGOWO-PRODUKCYJNA Z CZĘŚCIĄ SOCJALNĄ		Branża: INSTAL.
Inwestor: PACO-CASES		
adres budowy:	Brodnica dz. nr ewld. 91/21	
opracował:	Bogumiła Graefling	nr uprawnień 233/83, 133/92,
projektował:	Mateusz Kozak	WKP/0386/P00S/18
Projektowanie, Kosztorysowanie, Nadzory Budowlane Bogumiła Graefling tel. 608 343 921		Data: 05.2019
		Rys. Nr 1

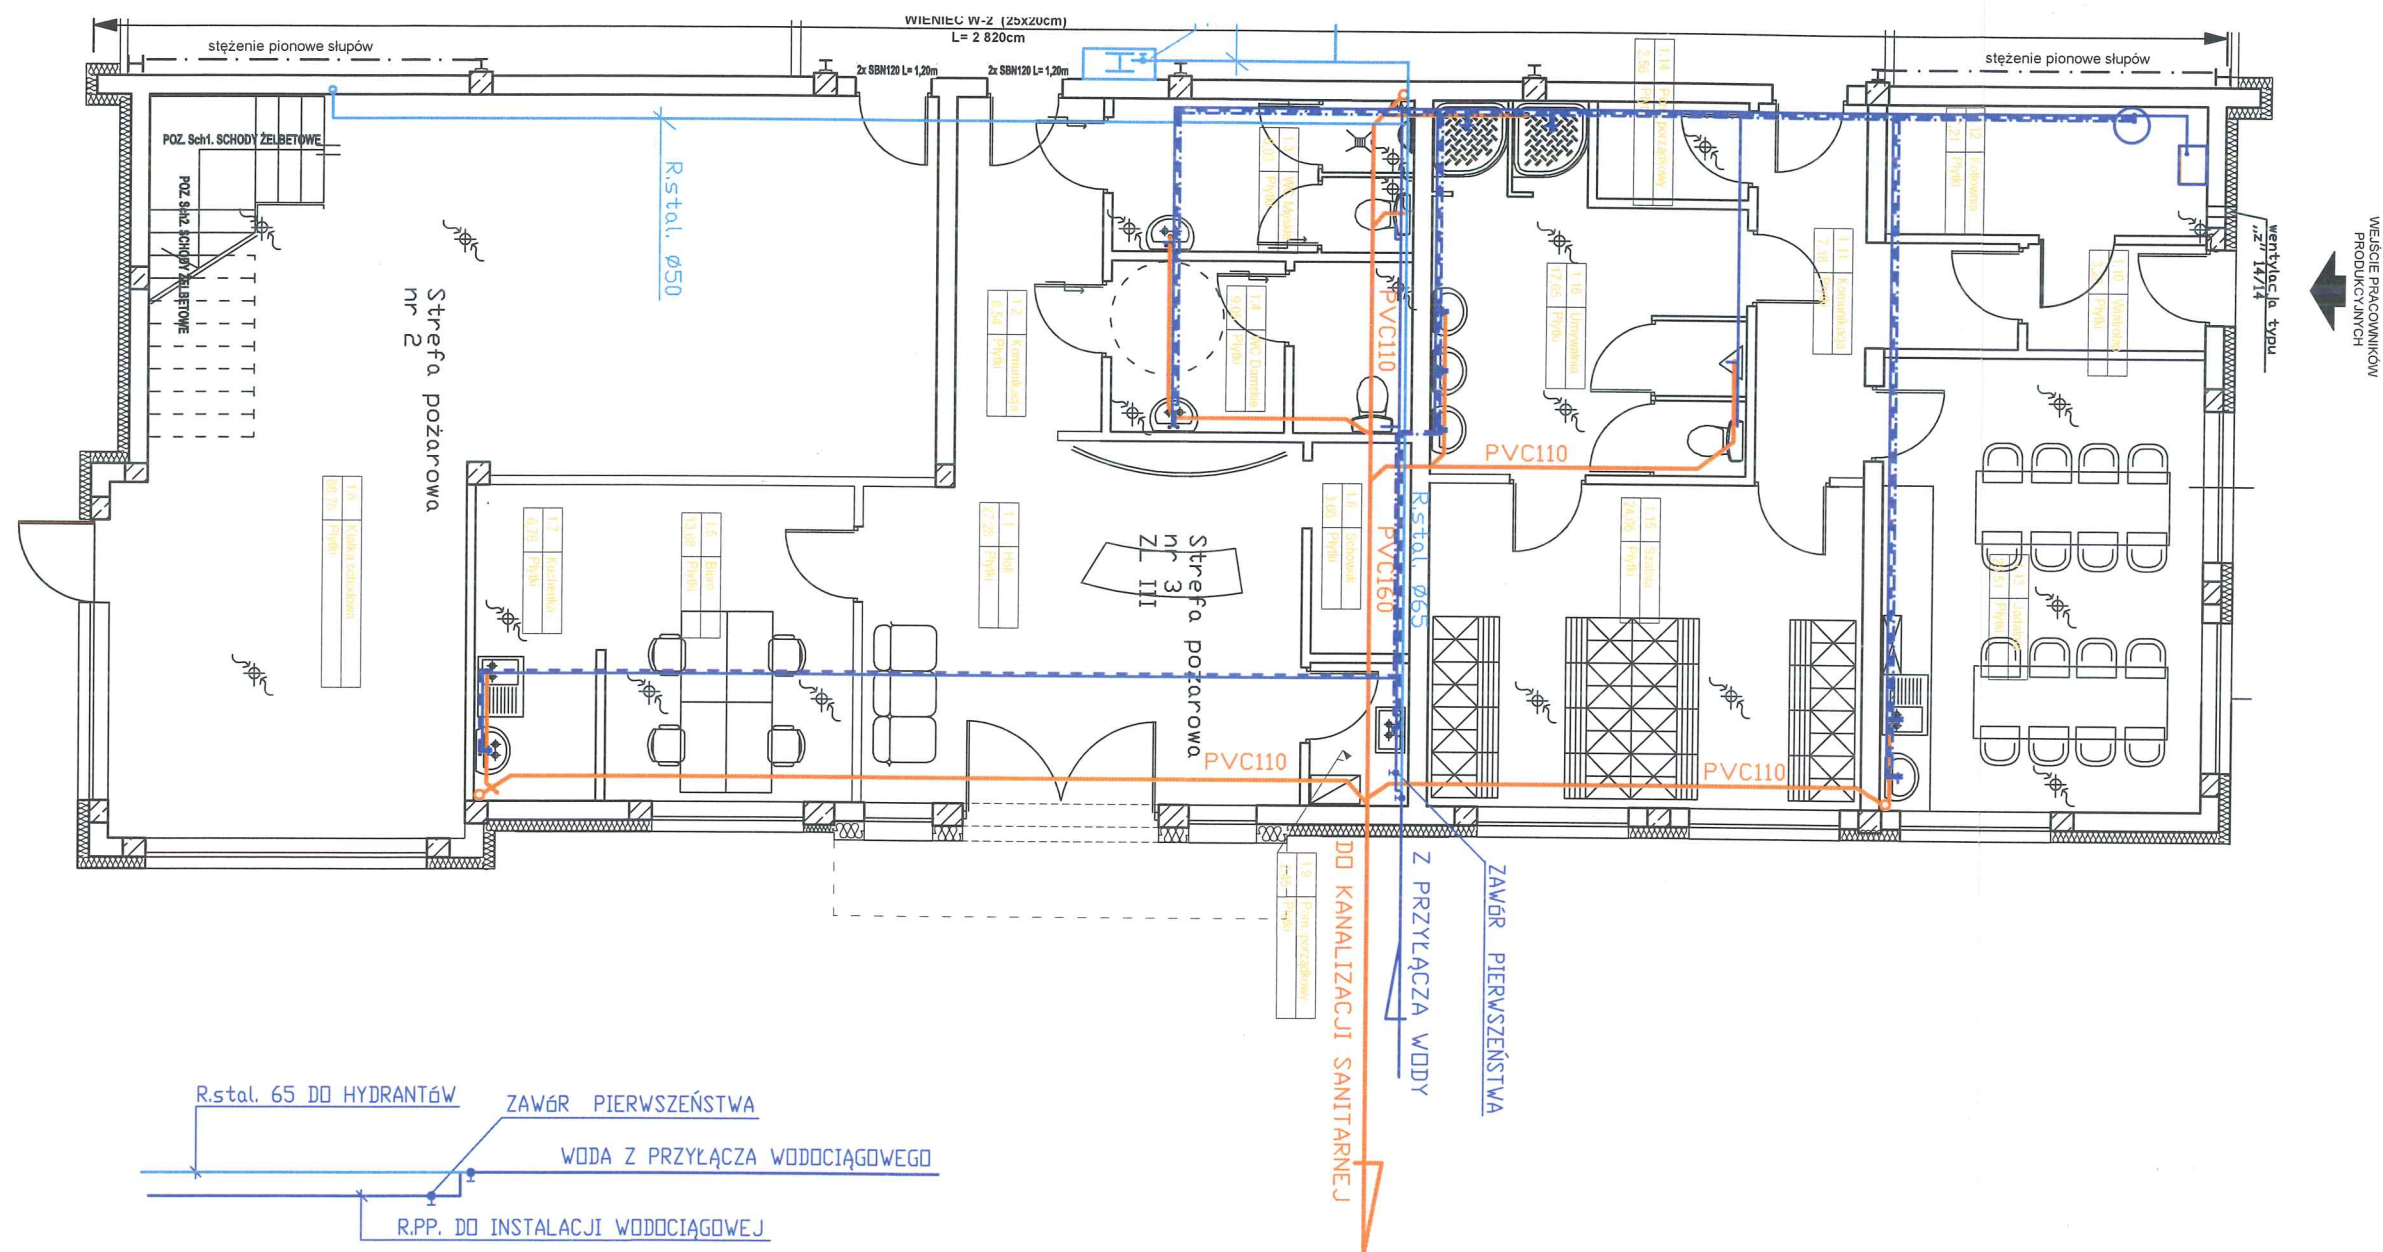


Tenat:	WEWNĘTRZNA INSTALACJA WOD-KAN RZUT PARTERU		Skala: 1:100
Obiekt:	HALA MAGAZYNOWO-USŁUGOWO-PRODUKCYJNA Z CZĘŚCIĄ SOCJALNĄ		Branża:
Inwestor:	PACO-CASES		INSTAL:
adres budowy:	Brodnica dz. nr ewld. 91/21		
opracował:	Bogumiła Graefling	nr uprawnień 233/83, 133/92,	podpis
projektował:	Mateusz Kozak	WKP/0386/PD05/18	
Projektowanie, Kosztorysowanie, Nadzory Budowlane Bogumiła Graefling tel. 608 343 921			Data: 05.2019 Rys. Nr 2

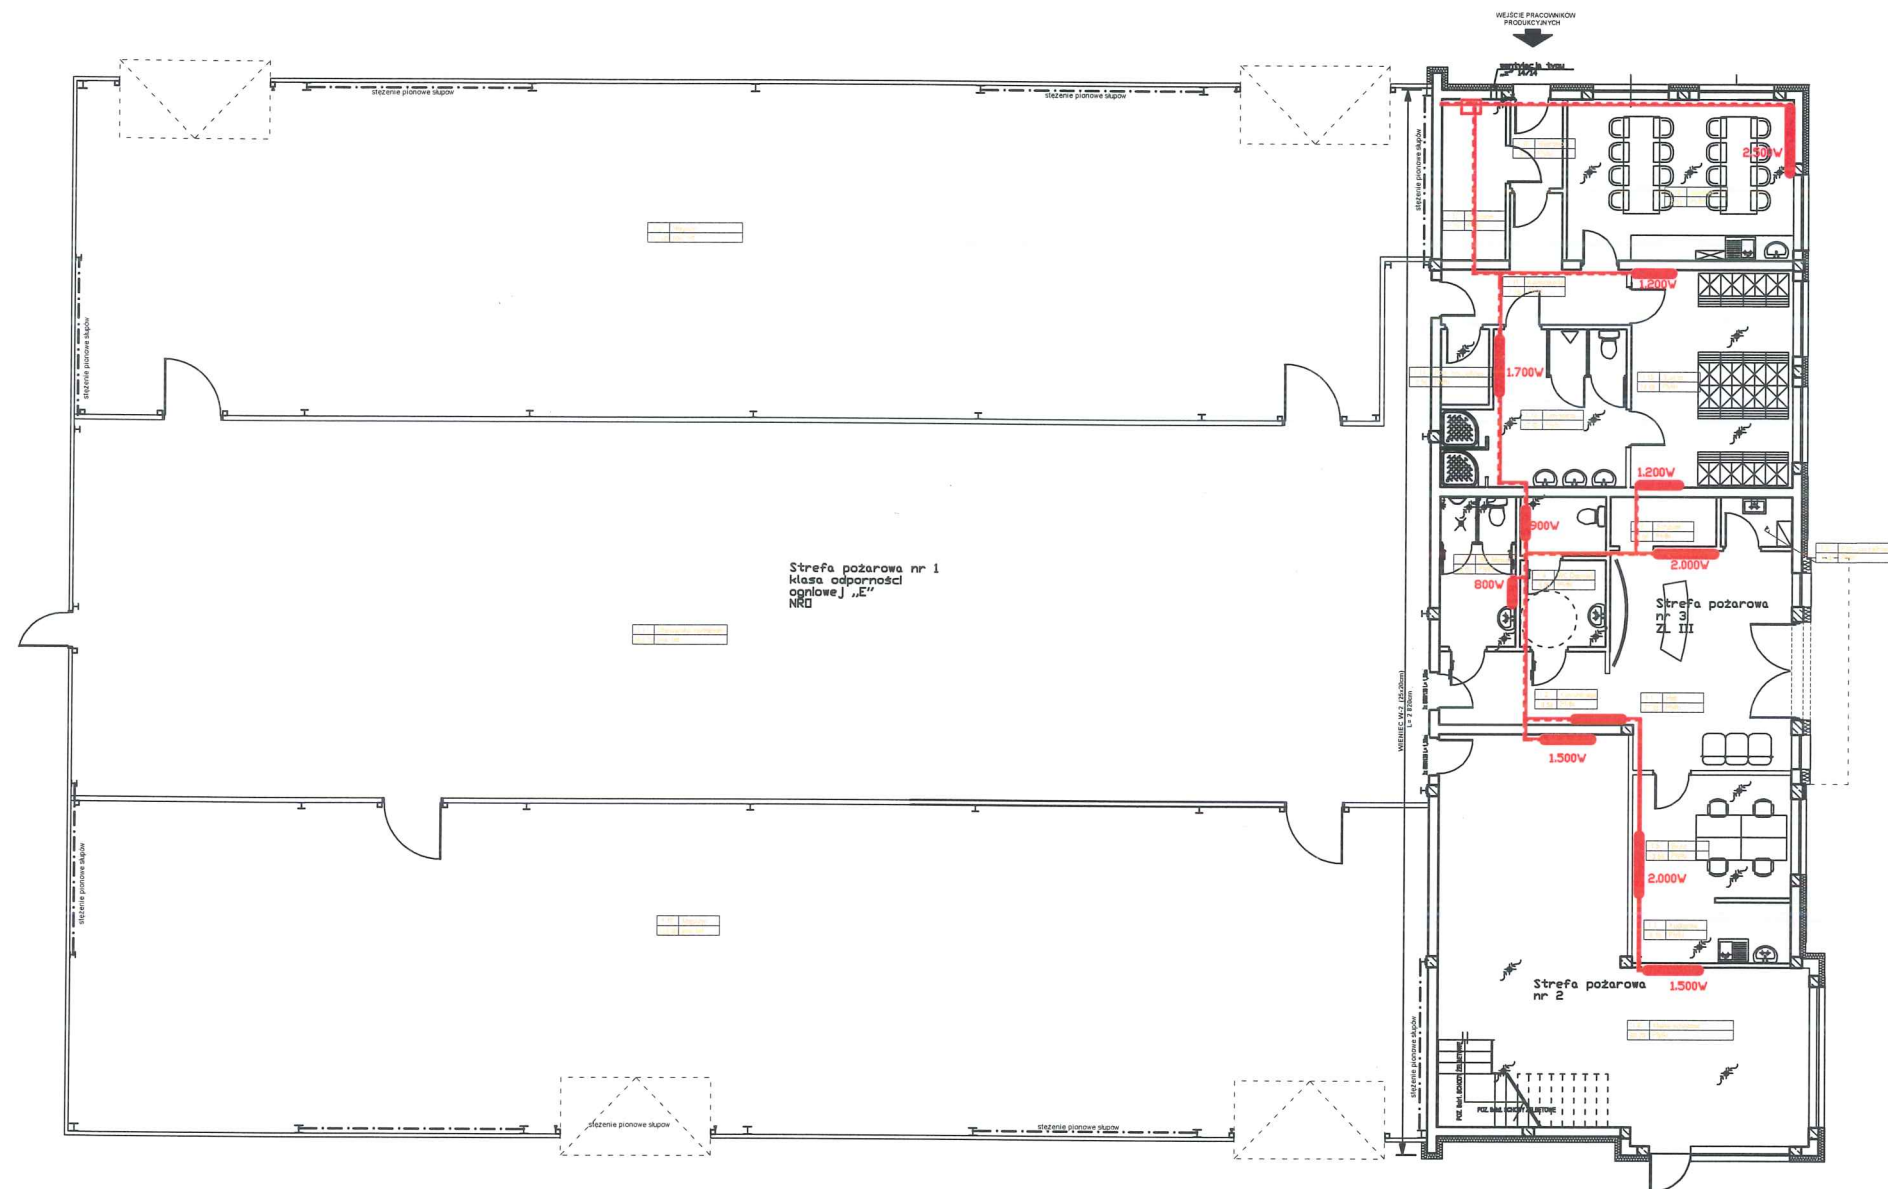


Temat: WEWNĘTRZNA INSTALACJA C.O. RZUT PARTERU		Skala: 1:200	
Obiekt: HALA MAGAZYNOWO-USŁUGOWO-PRODUKCYJNA Z CZĘŚCIĄ SOCJALNĄ		Branża:	
Inwestor: PACO-CASES		INSTAL.	
adres budowy:		Brodnica dz. nr ewid. 91/21	
opracowali:	Bogumila Graefling	nr. uprawnień 233/83, 133/92,	podpis
projektowali:	Mateusz Kozak	WKP/0386/PDQS/18	
Projektowanie, Kosztorysowanie, Nadzory Budowlane Bogumila Graefling tel. 608 343 921			Data: 05.2019
			Rys. Nr 4

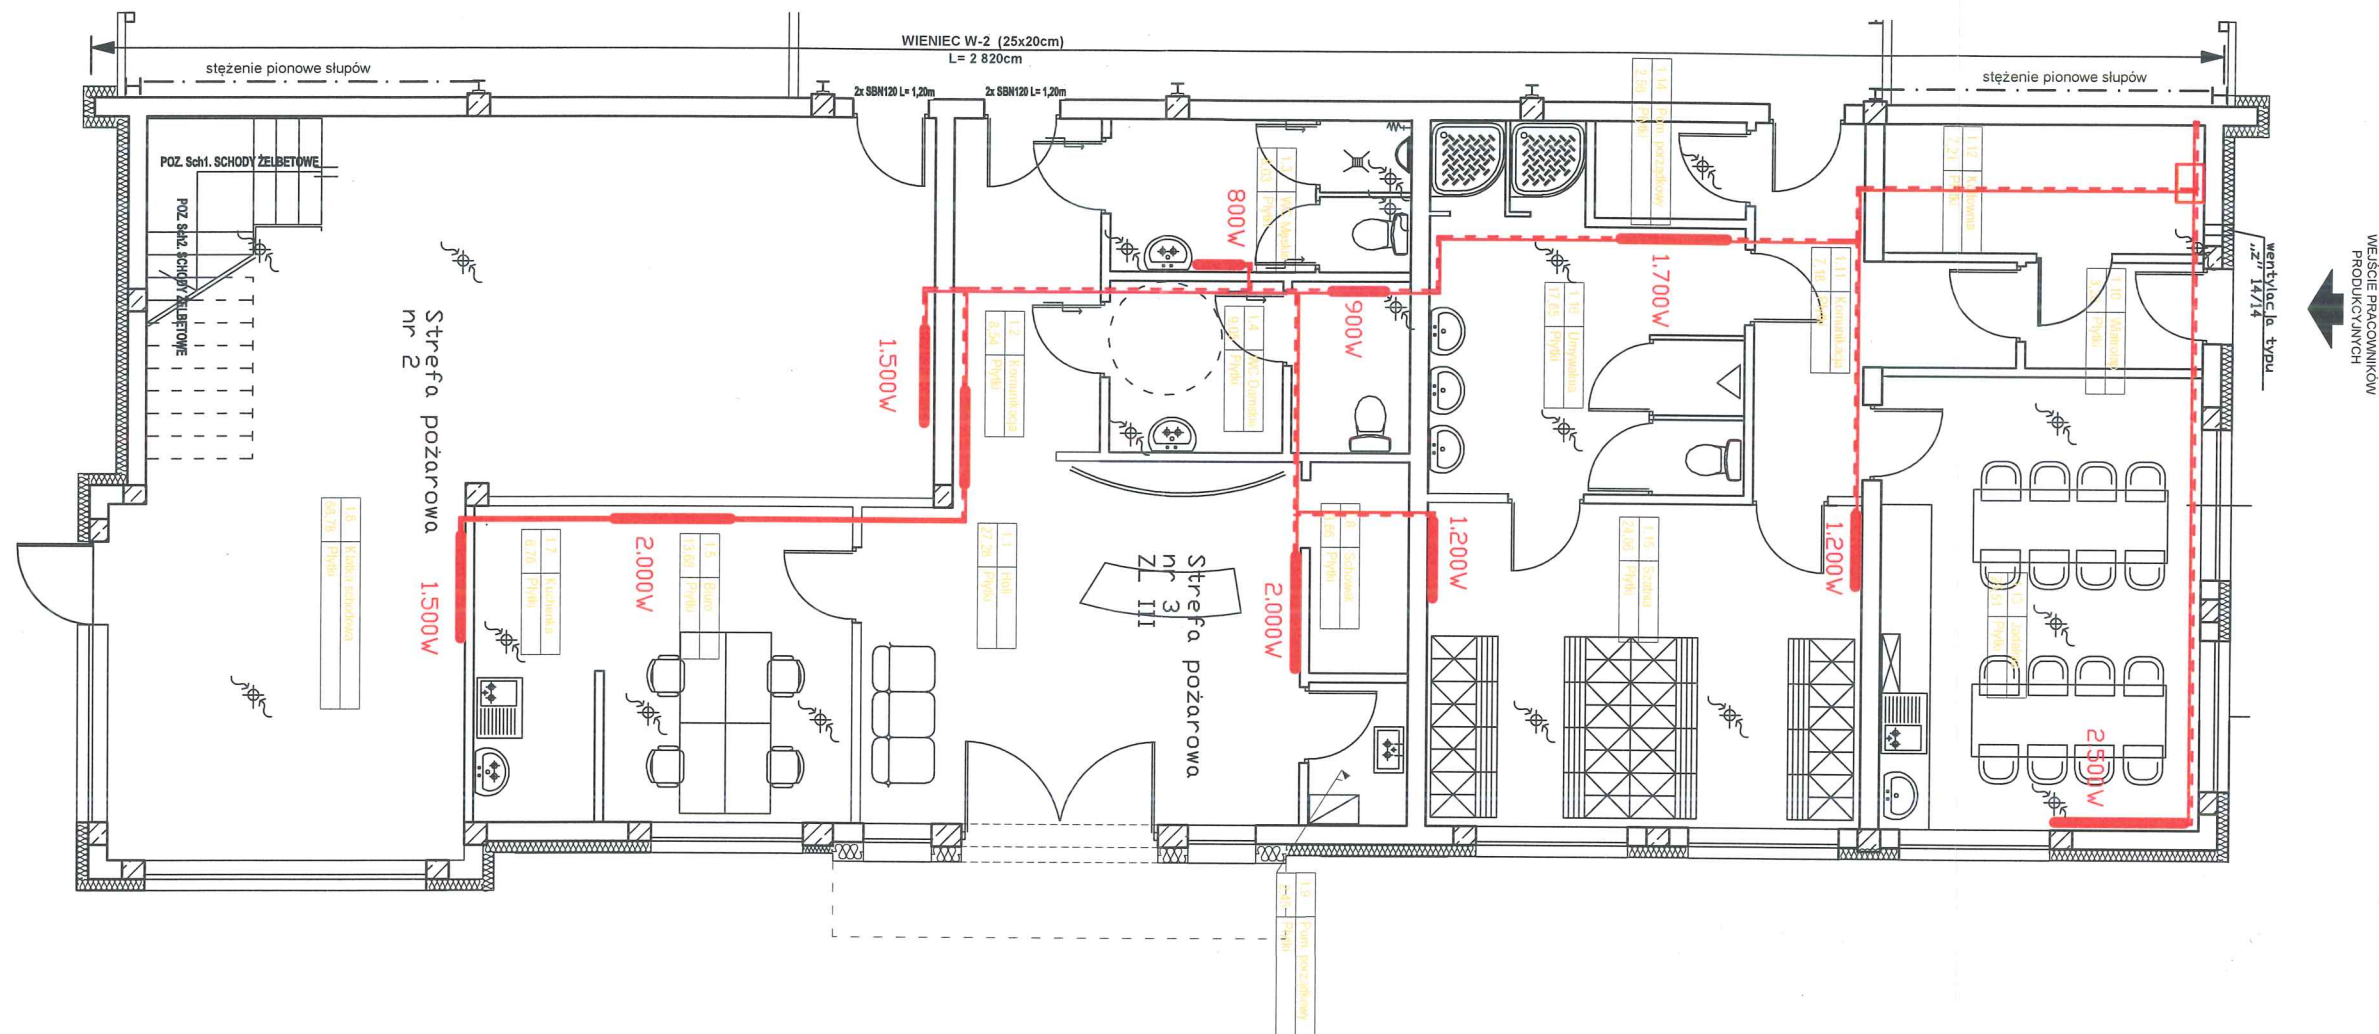


Temat: WEWNĘTRZNA INSTALACJA C.O. RZUT PARTERU		Skala: 1:100	
Obiekt: HALA MAGAZYNOWO-USŁUGOWO-PRODUKCYJNA Z CZĘŚCIĄ SOCJALNĄ		Branża: INSTAL.	
Inwestor: PACO-CASES		INSTAL.	
adres budowy: Brodnica dz. nr ewid. 91/21			
opracował: Bogumiła Graefling	nr uprawnień: 233/83, 133/92,	podpis:	
projektował: Mateusz Kozak	WKP/0386/PDOS/18		
Projektowanie, Kosztorysowanie, Nadzory Budowlane Bogumiła Graefling tel. 608 343 921		Data: 05.2019	
		Rys. Nr 5	

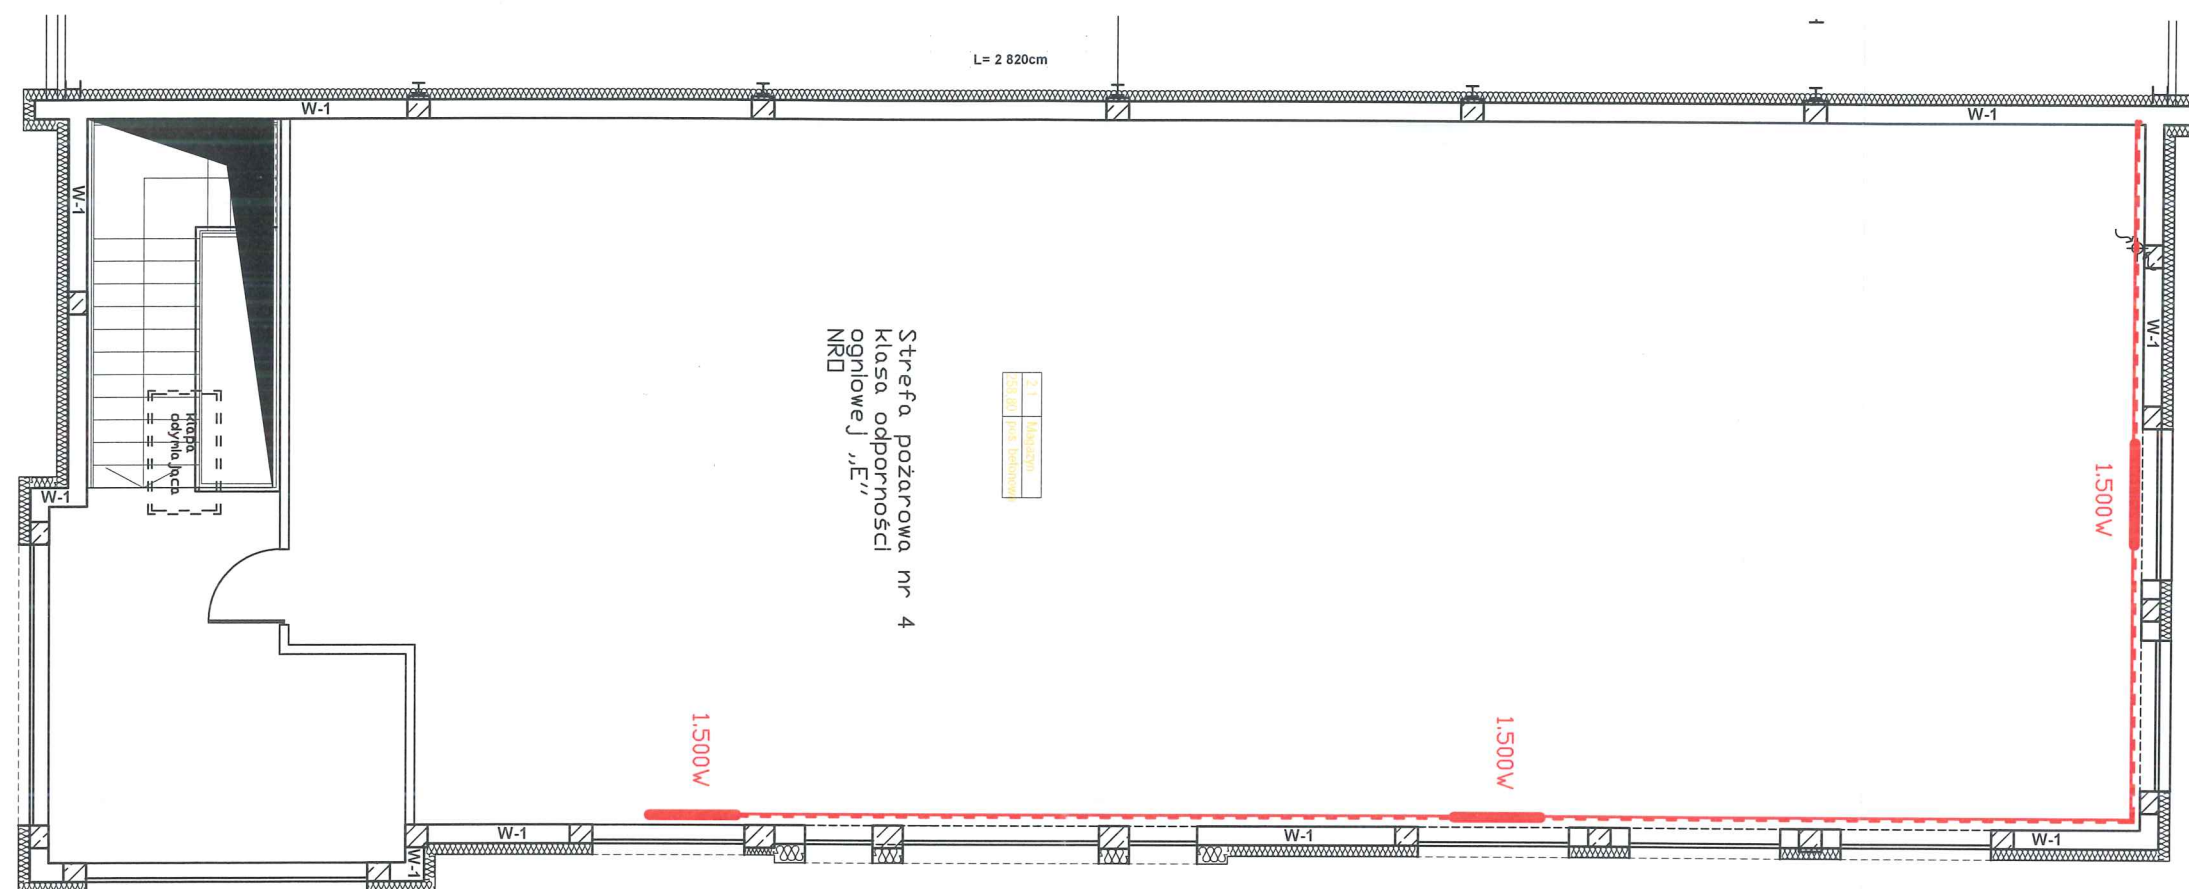

Temat: WEWNĘTRZNA INSTALACJA C.O. RZUT PIĘTRA		Skala: 1:100
Oblekt: HALA MAGAZYNOWO-USŁUGOWO-PRODUKCYJNA Z CZĘŚCIĄ SOCJALNĄ		Branża: INSTAL
Inwestor: PACO-CASES		
adres budowy:	Brodnica dz. nr ewid. 91/21	
opracował:	Bogumiła Graefling	nr. uprawnień 233/83, 133/92, podpis
projektował:	Mateusz Kozak	WKP/0386/PDOS/18
Projektowanie, Kosztorysowanie, Nadzory Budowlane Bogumiła Graefling tel. 608 343 921		
Data: 05.2019		
Rys. Nr 6		

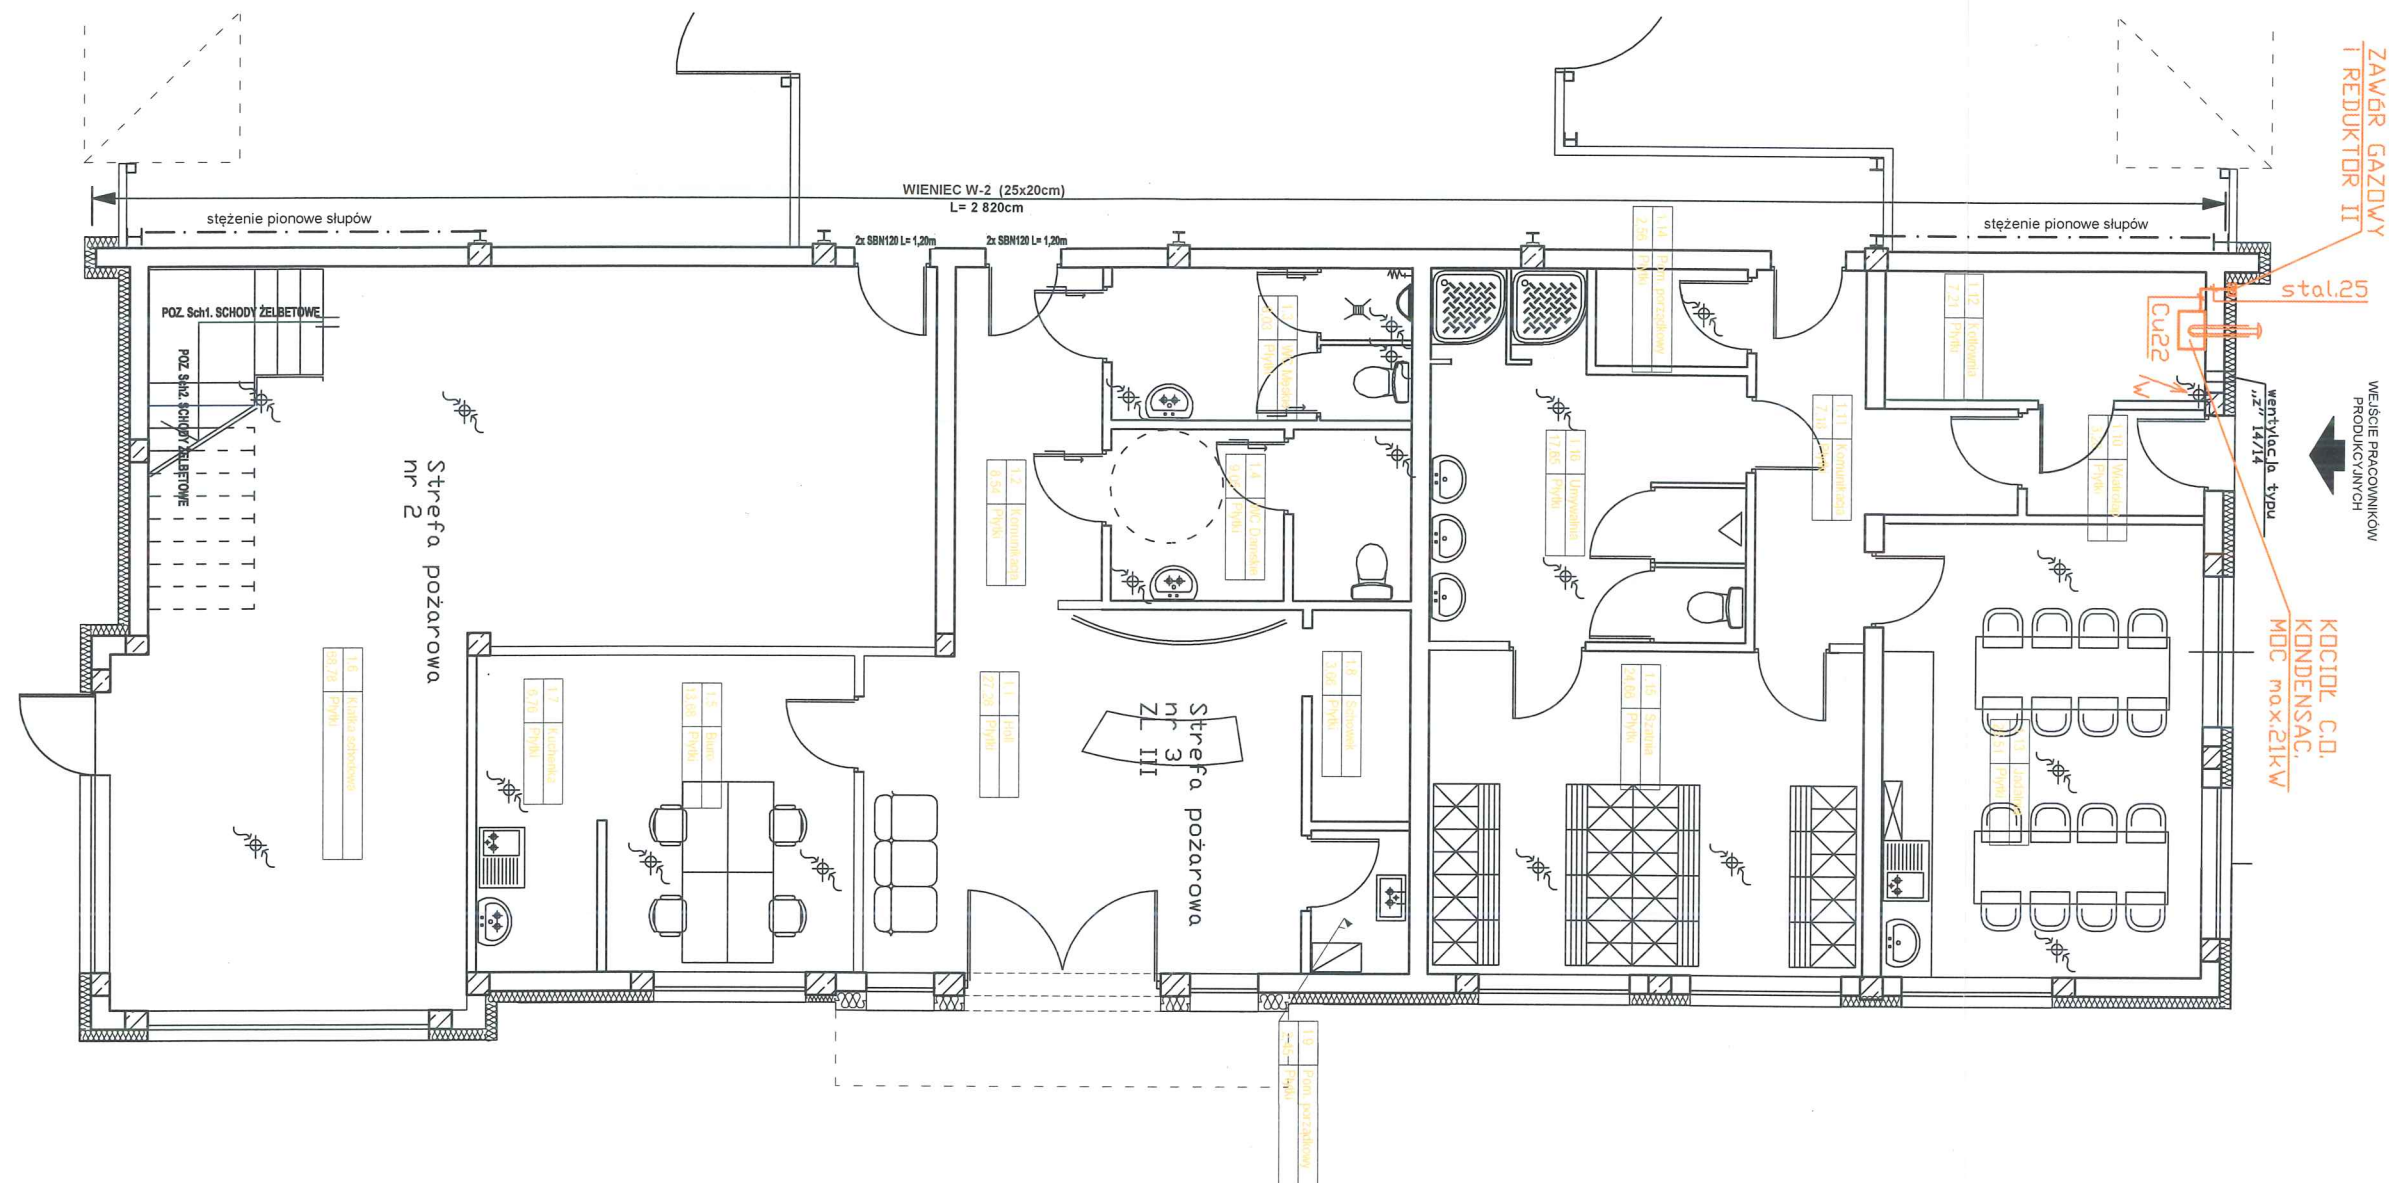

Temat: WEWNĘTRZNA INSTALACJA GAZOWA RZUT PARTERU		Skala: 1:100
Obiekt: HALA MAGAZYNOWO-USŁUGOWO-PRODUKCYJNA Z CZĘŚCIĄ SOCJALNĄ		Branża: INSTAL.
Inwestor: PACO-CASES		
adres budowy:	Brodnica dz. nr ewid. 91/21	
opracował:	Bogumila Graefling	nr. uprawnień: 233/83, 133/92, podpis
projektował:	Mateusz Kozak	WKP/0386/PD0S/18
Projektowanie, Kosztorysowanie, Nadzory Budowlane Bogumila Graefling tel. 608 343 921		Data: 05.2019 Rys. Nr 7

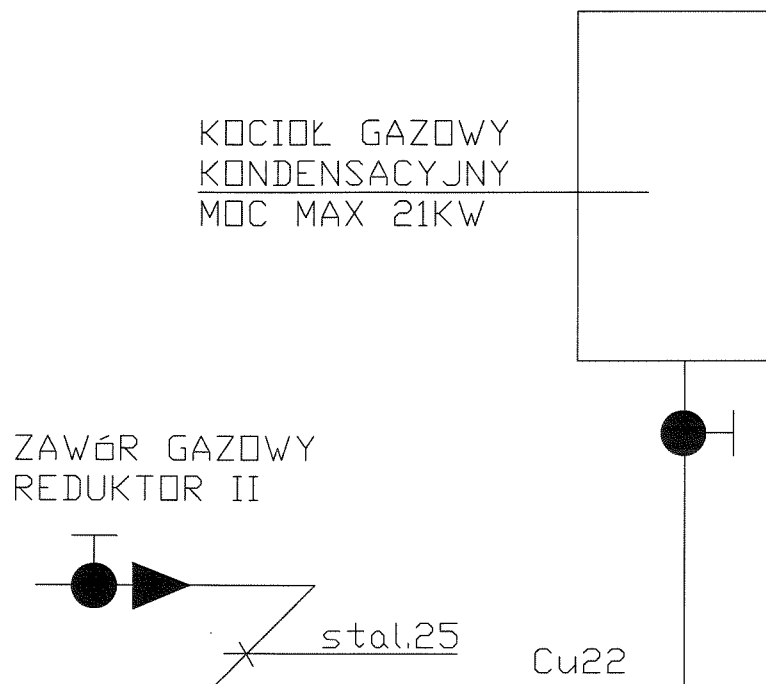

Temat: WEWNĘTRZNA INSTALACJA GAZOWA AKSONOMETRIA		Skala:	
Obiekt: HALA MAGAZYNOWO-USŁUGOWO-PRODUKCYJNA Z CZĘŚCIĄ SOCJALNĄ		Branża:	
Inwestor: PACO-CASES		INSTAL:	
adres budowy: Brodnica dz. nr ewid. 91/21			
opracował:	Bogumiła Graefling	nr uprawnień 233/83, 133/92,	podpis
projektował:	Mateusz Kozak	WKP/0386/PDOS/18	
Projektowanie, Kosztorysowanie, Nadzory Budowlane Bogumiła Graefling tel. 608 343 921			Data: 05.2019
			Rys. Nr 8